

Republik Österreich (Bundeswasserbauverwaltung)
 Bundesstrombauamt
 Hetzgasse 2 1031 Wien

STROM-BOJE


Energiekabel
 230/400 V

Republik Österreich

bestehende Trafostation
 EVN

Republik Österreich

Republik Österreich

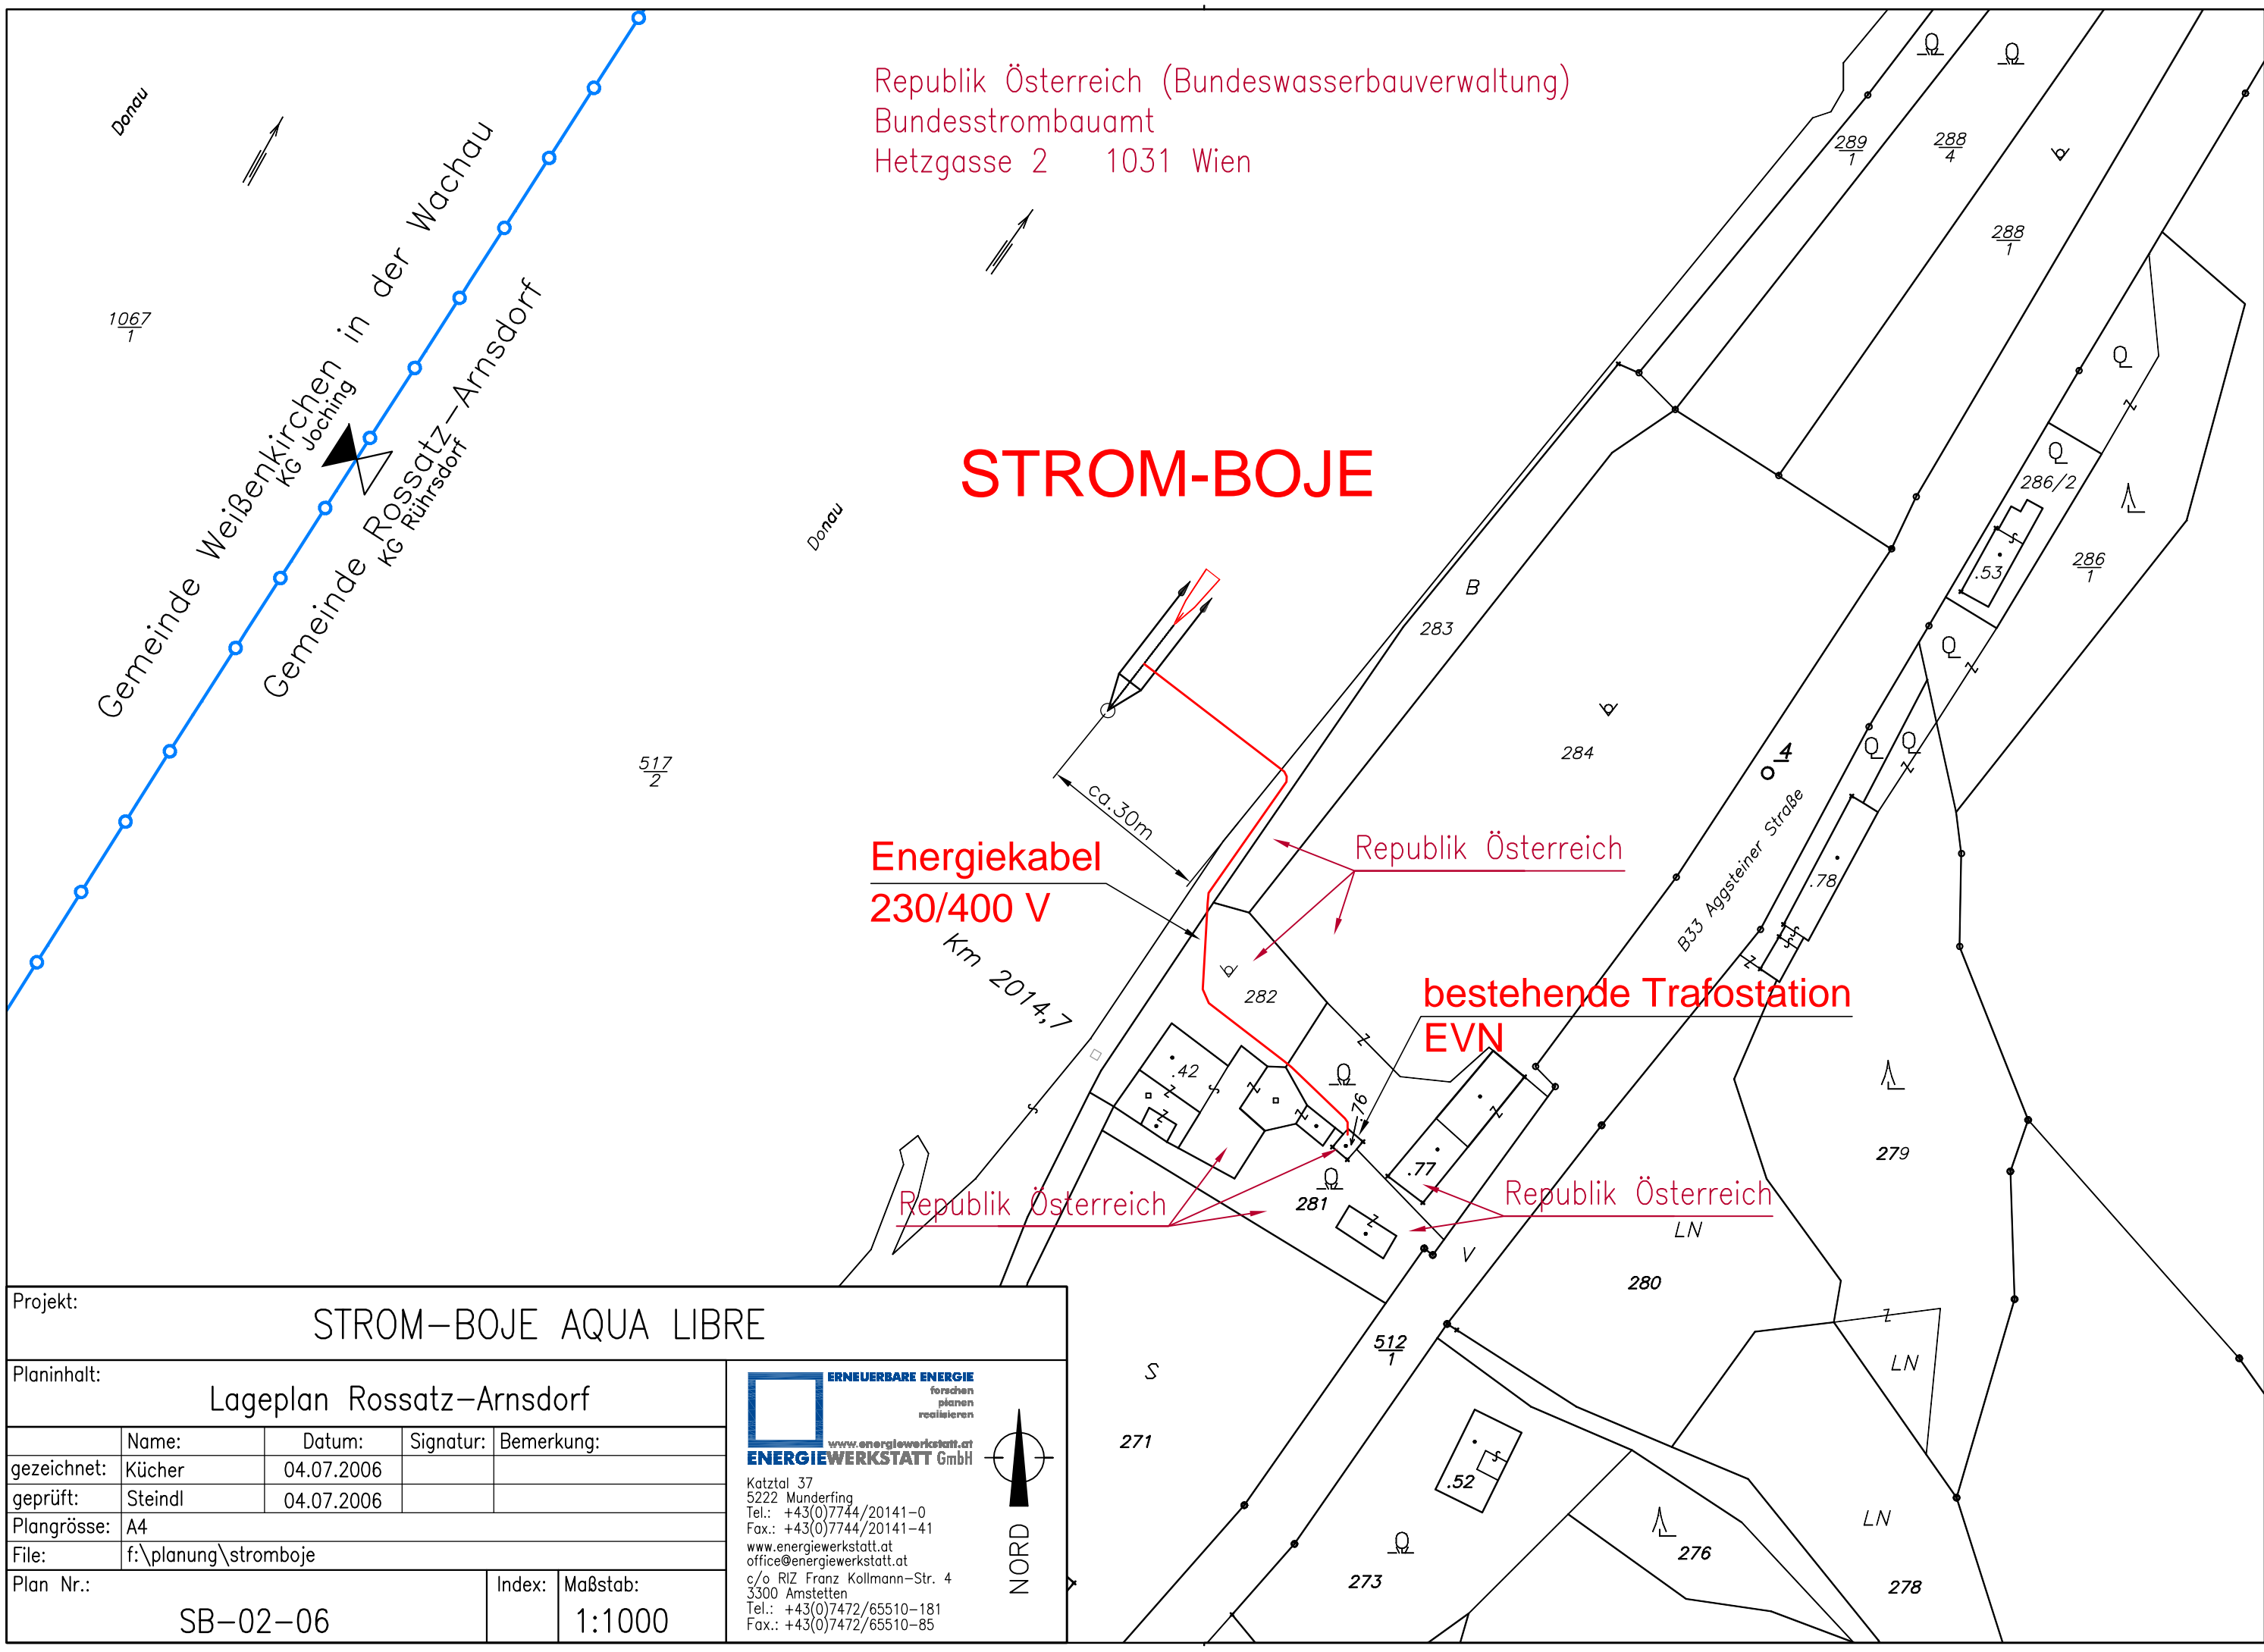

Projekt: STROM-BOJE AQUA LIBRE				
Planinhalt: Lageplan Rossatz-Arnsdorf				
	Name:	Datum:	Signatur:	Bemerkung:
gezeichnet:	Kücher	04.07.2006		
geprüft:	Steindl	04.07.2006		
Plangröße:	A4			
File:	f:\planung\stromboje			
Plan Nr.:	SB-02-06		Index:	Maßstab: 1:1000

ERNEUERBARE ENERGIE
 forschen
 planen
 realisieren

ENERGIEWERKSTATT GmbH

www.energiwerkstatt.at
 Katztal 37
 5222 Munderfing
 Tel.: +43(0)7744/20141-0
 Fax.: +43(0)7744/20141-41
 www.energiwerkstatt.at
 office@energiwerkstatt.at
 c/o RIZ Franz Kollmann-Str. 4
 3300 Amstetten
 Tel.: +43(0)7472/65510-181
 Fax.: +43(0)7472/65510-85

NORD